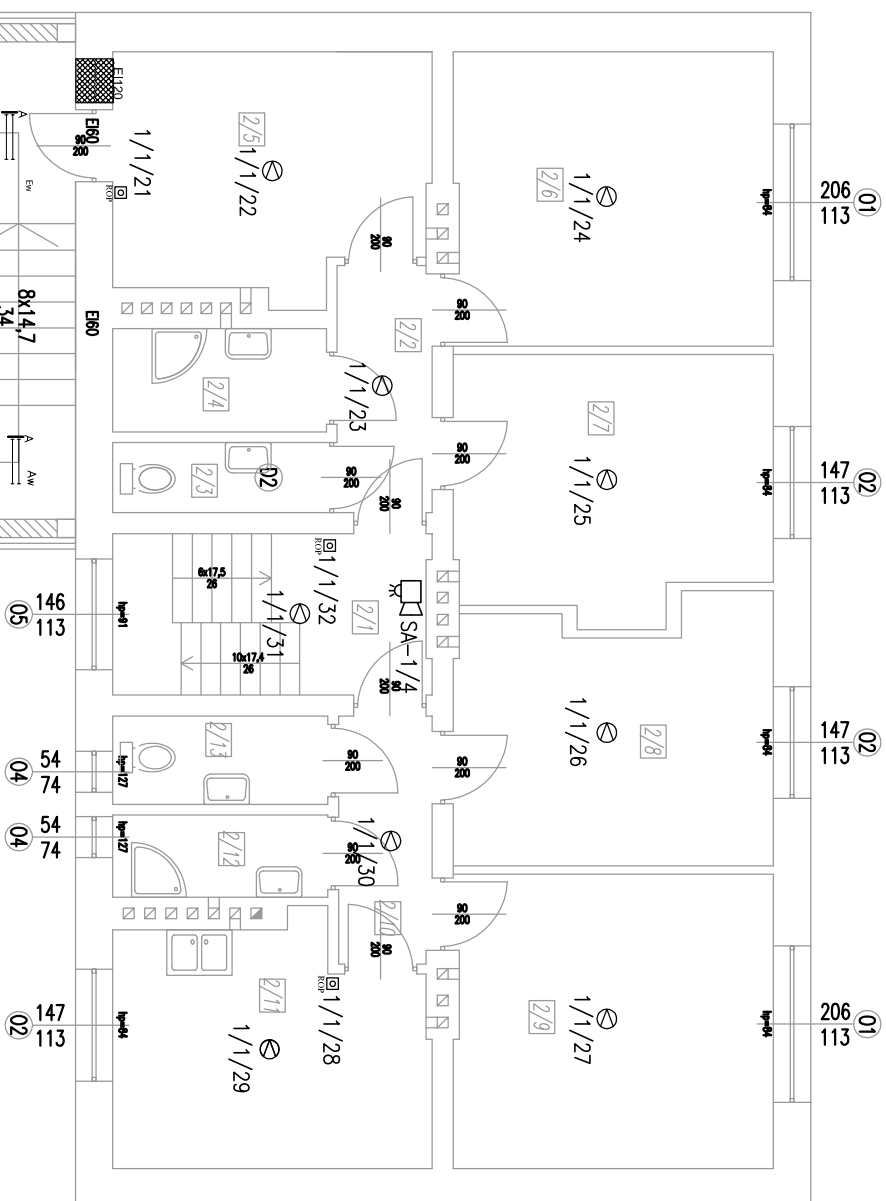


# RZUT PIĘTRA

## SKALA 1:50


[illegible]

UWAGA:	CAKAR	BRUNNEN	2011
--------	-------	---------	------

Przewody niezidentyfikowane stosować jako 3-żyłowe

2/1	KOMUNIKACJA	8,80m <sup>2</sup>
2/2	KORYTARZ	
2/3	WC	3,93m <sup>2</sup>
2/4	ŁAZIENKA	2,63m <sup>2</sup>
2/5	KOMUNIKACJA	3,82m <sup>2</sup>
2/6	ŁAZIENKA	12,61m <sup>2</sup>
2/7	KORYTARZ	
2/8	KUCHNIA	16,20m <sup>2</sup>
2/9	ŁAZIENKA	13,80m <sup>2</sup>
2/10	KORYTARZ	13,80m <sup>2</sup>
2/11	KUCHNIA	16,16m <sup>2</sup>
2/12	ŁAZIENKA	4,00m <sup>2</sup>
2/13	KORYTARZ	12,49m <sup>2</sup>
2/14	ŁAZIENKA	3,06m <sup>2</sup>
2/15	KORYTARZ	
2/16	ŁAZIENKA	3,28m <sup>2</sup>
2/17	KORYTARZ	
2/18	ŁAZIENKA	13,97m <sup>2</sup>
2/19	KORYTARZ	
2/20	ŁAZIENKA	2,82m <sup>2</sup>
2/21	KORYTARZ	
2/22	ŁAZIENKA	12,83m <sup>2</sup>
2/23	KORYTARZ	
2/24	ŁAZIENKA	12,83m <sup>2</sup>
2/25	KORYTARZ	
2/26	ŁAZIENKA	12,83m <sup>2</sup>
2/27	KORYTARZ	
2/28	ŁAZIENKA	12,83m <sup>2</sup>
2/29	KORYTARZ	
2/30	ŁAZIENKA	12,83m <sup>2</sup>
2/31	KORYTARZ	
2/32	ŁAZIENKA	12,83m <sup>2</sup>
2/33	KORYTARZ	
2/34	ŁAZIENKA	12,83m <sup>2</sup>
2/35	KORYTARZ	
2/36	ŁAZIENKA	12,83m <sup>2</sup>
2/37	KORYTARZ	
2/38	ŁAZIENKA	12,83m <sup>2</sup>
2/39	KORYTARZ	
2/40	ŁAZIENKA	12,83m <sup>2</sup>
2/41	KORYTARZ	
2/42	ŁAZIENKA	12,83m <sup>2</sup>
2/43	KORYTARZ	
2/44	ŁAZIENKA	12,83m <sup>2</sup>
2/45	KORYTARZ	
2/46	ŁAZIENKA	12,83m <sup>2</sup>
2/47	KORYTARZ	
2/48	ŁAZIENKA	12,83m <sup>2</sup>
2/49	KORYTARZ	
2/50	ŁAZIENKA	12,83m <sup>2</sup>
2/51	KORYTARZ	
2/52	ŁAZIENKA	12,83m <sup>2</sup>
2/53	KORYTARZ	
2/54	ŁAZIENKA	12,83m <sup>2</sup>
2/55	KORYTARZ	
2/56	ŁAZIENKA	12,83m <sup>2</sup>
2/57	KORYTARZ	
2/58	ŁAZIENKA	12,83m <sup>2</sup>
2/59	KORYTARZ	
2/60	ŁAZIENKA	12,83m <sup>2</sup>
2/61	KORYTARZ	
2/62	ŁAZIENKA	12,83m <sup>2</sup>
2/63	KORYTARZ	
2/64	ŁAZIENKA	12,83m <sup>2</sup>
2/65	KORYTARZ	
2/66	ŁAZIENKA	12,83m <sup>2</sup>
2/67	KORYTARZ	
2/68	ŁAZIENKA	12,83m <sup>2</sup>
2/69	KORYTARZ	
2/70	ŁAZIENKA	12,83m <sup>2</sup>
2/71	KORYTARZ	
2/72	ŁAZIENKA	12,83m <sup>2</sup>
2/73	KORYTARZ	
2/74	ŁAZIENKA	12,83m <sup>2</sup>
2/75	KORYTARZ	
2/76	ŁAZIENKA	12,83m <sup>2</sup>
2/77	KORYTARZ	
2/78	ŁAZIENKA	12,83m <sup>2</sup>
2/79	KORYTARZ	
2/80	ŁAZIENKA	12,83m <sup>2</sup>
2/81	KORYTARZ	
2/82	ŁAZIENKA	12,83m <sup>2</sup>
2/83	KORYTARZ	
2/84	ŁAZIENKA	12,83m <sup>2</sup>
2/85	KORYTARZ	
2/86	ŁAZIENKA	12,83m <sup>2</sup>
2/87	KORYTARZ	
2/88	ŁAZIENKA	12,83m <sup>2</sup>
2/89	KORYTARZ	
2/90	ŁAZIENKA	12,83m <sup>2</sup>
2/91	KORYTARZ	
2/92	ŁAZIENKA	12,83m <sup>2</sup>
2/93	KORYTARZ	
2/94	ŁAZIENKA	12,83m <sup>2</sup>
2/95	KORYTARZ	
2/96	ŁAZIENKA	12,83m <sup>2</sup>
2/97	KORYTARZ	
2/98	ŁAZIENKA	12,83m <sup>2</sup>
2/99	KORYTARZ	
2/100	ŁAZIENKA	12,83m <sup>2</sup>

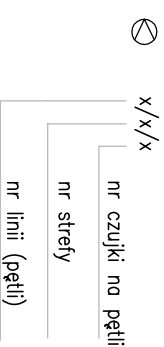


 
 

### OZNACZENIE NUMERACJI CZUJEK





UWAGA:

W przypadku montażu sufitu podwieszanego dodatkowo zastosować czujnik ze wskaźnikiem zadziałania. Przy przejściu przewodów pomiędzy kondygnacją podziemną a parterem zastosować przepust ognioodporny o EI120.

### OZNACZENIA:

- |   |   |
|---|---|
|  | -przejęcie ogniodoporne PROMASTOP, typ A, EI120 |
|  | -proj. czujka dymu DOR-4043                     |
|  | - proj. czujka termiczna TUN-4043               |
|  | -ręczny ostrz. poż. ROP 4001M                   |
|  | -przycisk oddymiania PO-63                      |
|  | -sygnalizator akust.SAW-6101                    |

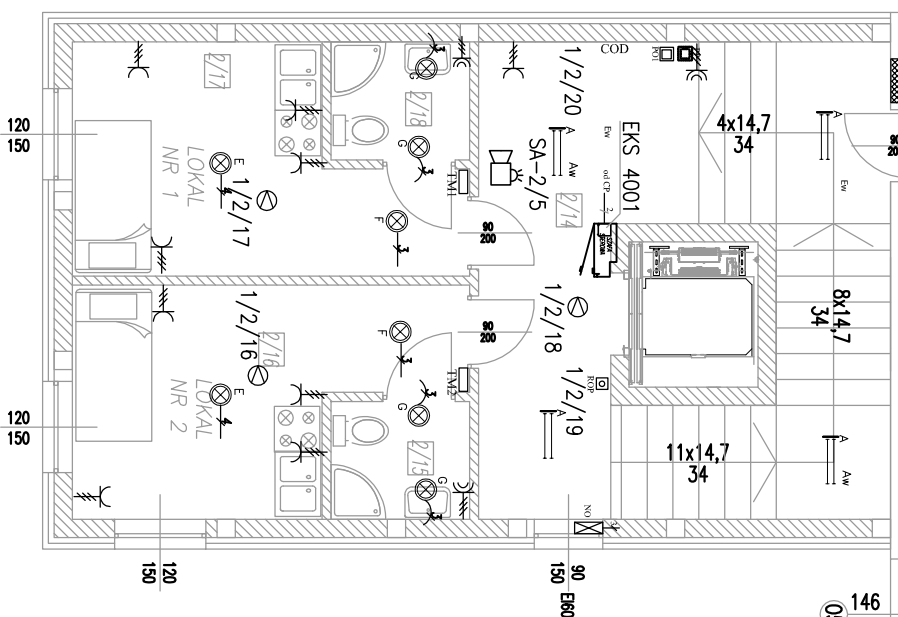



**MS**  
**PROJEKT**  
USŁUGI PROJEKTOWE

*-projekty indywidualne  
-adaptacje projektów typowych  
-kosztorysowanie  
-pomiarły geodezyjne*

**Objekt:**

**ŚRODOWISKOWY DOM SAMOPOMOCY**

**Adres:** Bychawa, Gm. Bychawa;  
działka nr ewid. 48/1

**Rysunek:**

**RZUT PIĘTRA-PLAN INST.ELEKTR. I SSP**

**Arkusz:** **Nr E4**

**Skala:**

**1:100**

Funkcja	Imię i nazwisko	Uprawnienia	Data	Podpis
Projektant	mgr inż. Stanisław Sowiński	2721ILB94	08/2015	
Sprawdził	mgr inż. Jarosław Borychowski	LUB/0030P/MCE/14	08/2015	

Bychawa ul. Raleja 6  
tel. (081) 566 16 45 , 0 501 635 726